

ANNEX A PROJECTGE D'ACTIVITAT PER UN CENTRRE DE CULTE AL CARRER POETA EDUARD MARQUINA 2A DE ROSES

I Objecte

Donar resposta als requeriments de l'Ajuntament de Roses sobre el projecte d'activitat d'un centre de culte situat al carrer Poeta Eduard Marquina 2, expedient 2023/004692 i decret d'alcaldia 2024LLDE004739 de 30 d'octubre de 2024.

II Condicions mínimes de salubritat i accessibilitat

D'acord amb el decret de centres de culte, els sistemes o dispositius de ventilació han de garantir un volum de renovació mínim d'aire de 22 m³/h per persona.

A la planta baixa per un aforament 205 persones caldrà una renovació d'aire de 4510 m³/h com a mínim.

A la planta pis, segons CTE DB SI es considera un aforament de 42 persones i, per tant, caldrà una renovació d'aire de 924 m³/h

A la coberta de l'edifici es disposarà de dos recuperadors de calor.

El primer, per la planta baixa, serà un recuperador Otedisa model Aspirnova RCE-4900-EC-DP/V/F7+F7+F8 o similar que subministra fins a 4900 m³/h.

El segon, pel primer pis, serà un recuperador Otedisa model Aspirnova RCE-1200-EC-DP/V/F7+F7+F8 o similar, que subministra fins a 1000 m³/h.

Es grafia en plànol el recorregut dels conductes de renovació d'aire.

III Escales i rampes

Es modifica el text del capítol escales i rampes de la manera següent:

Les escales que van al soterrani i a la planta primera seran d'ús general.

Per l'escala que baixa al soterrani, la petjada farà 28 cm i la contra petjada 17.22 cm

Per l'escala que puja a la planta primera, la petjada farà 28 cm i la contra petjada 16.94 cm.

En ambdós casos es compleix que $2C + H \leq 70$ cm


IV Local sense ús

Es modifica el plànol del soterrani i s'elimina la porta d'accés al local sense ús, de manera que no s'hi pot accedir.

JOSEP MARIA
CANET BROSSA
- DNI
40299267R


Firmado digitalmente
por JOSEP MARIA
CANET BROSSA - DNI
40299267R
Fecha: 2025.03.14
16:32:58 +01'00'

QUADRE DE SUPERFÍCIES	
LOCAL	m²
Rentapeus i dutxa	22,50
Escala	10,60
TOTAL	33,10

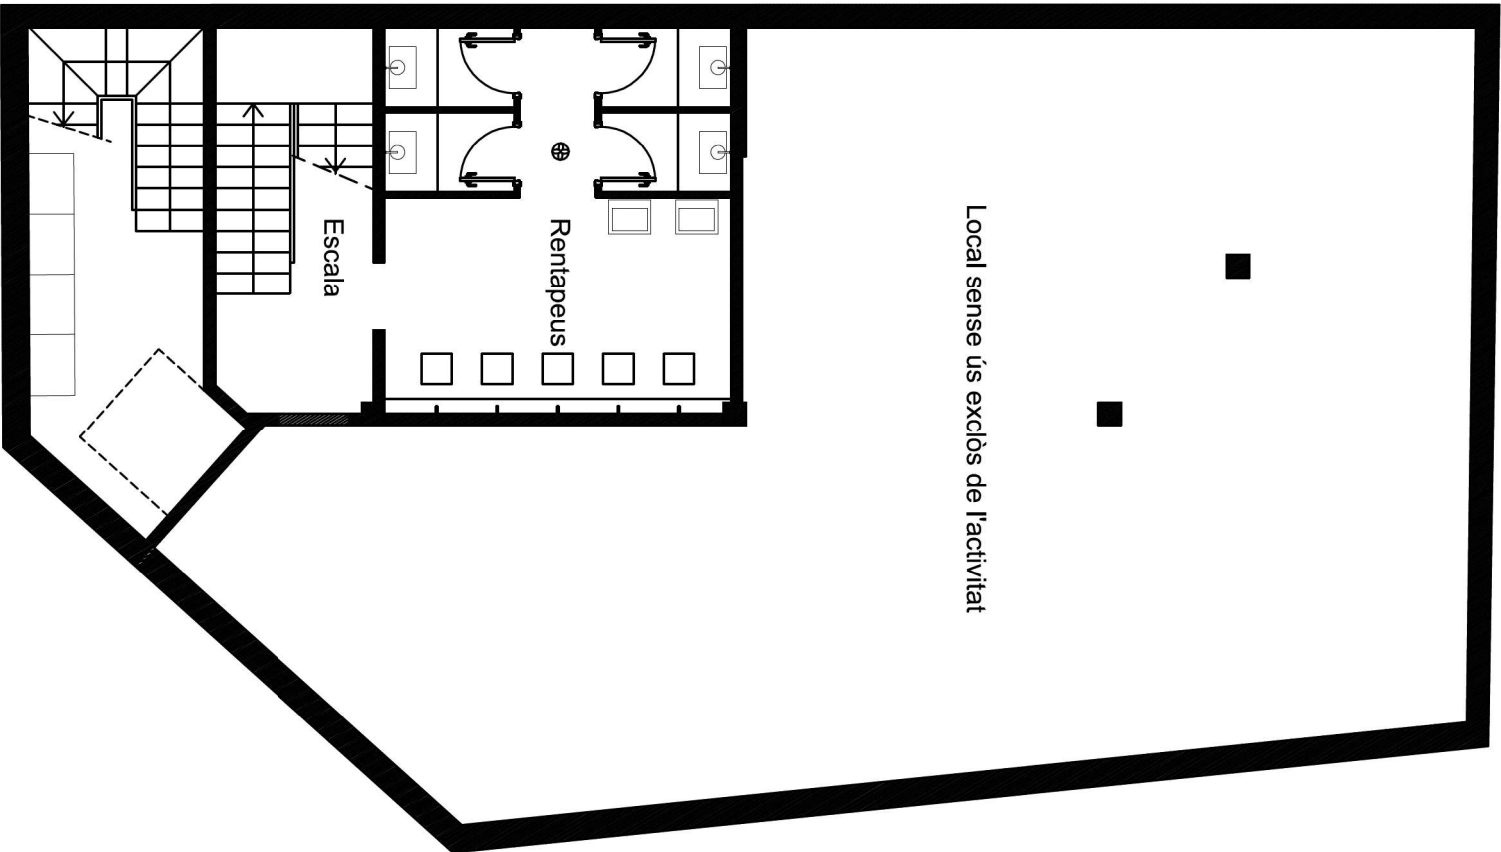


ANNEX A PROJECTE D'ACTIVITAT PER UN CENTRE DE CULTE		Promotor: Comunitat Islàmica de Roses		Autor: Josep M. Canet Enginyer Tècnic Industrial Col·legiat núm. 12159		PLANTA SOTERRANI ACCÉS A LOCAL SENSE ÚS	Dibuixat: JMC	
Situació: C/ Poeta Eduard Marquina 2 A 17480 Roses				JOSEP MARIA CANET BROSSA - DNI 40299267R Firmado digitalmente por JOSEP MARIA CANET BROSSA - DNI 40299267R Fecha: 2025.03.14 16:33:40 +01'00'			Data: 09.03.2025	
							Escala: 1/100	
							Plànol núm. 2.1	

A recuperadors de calor coberta

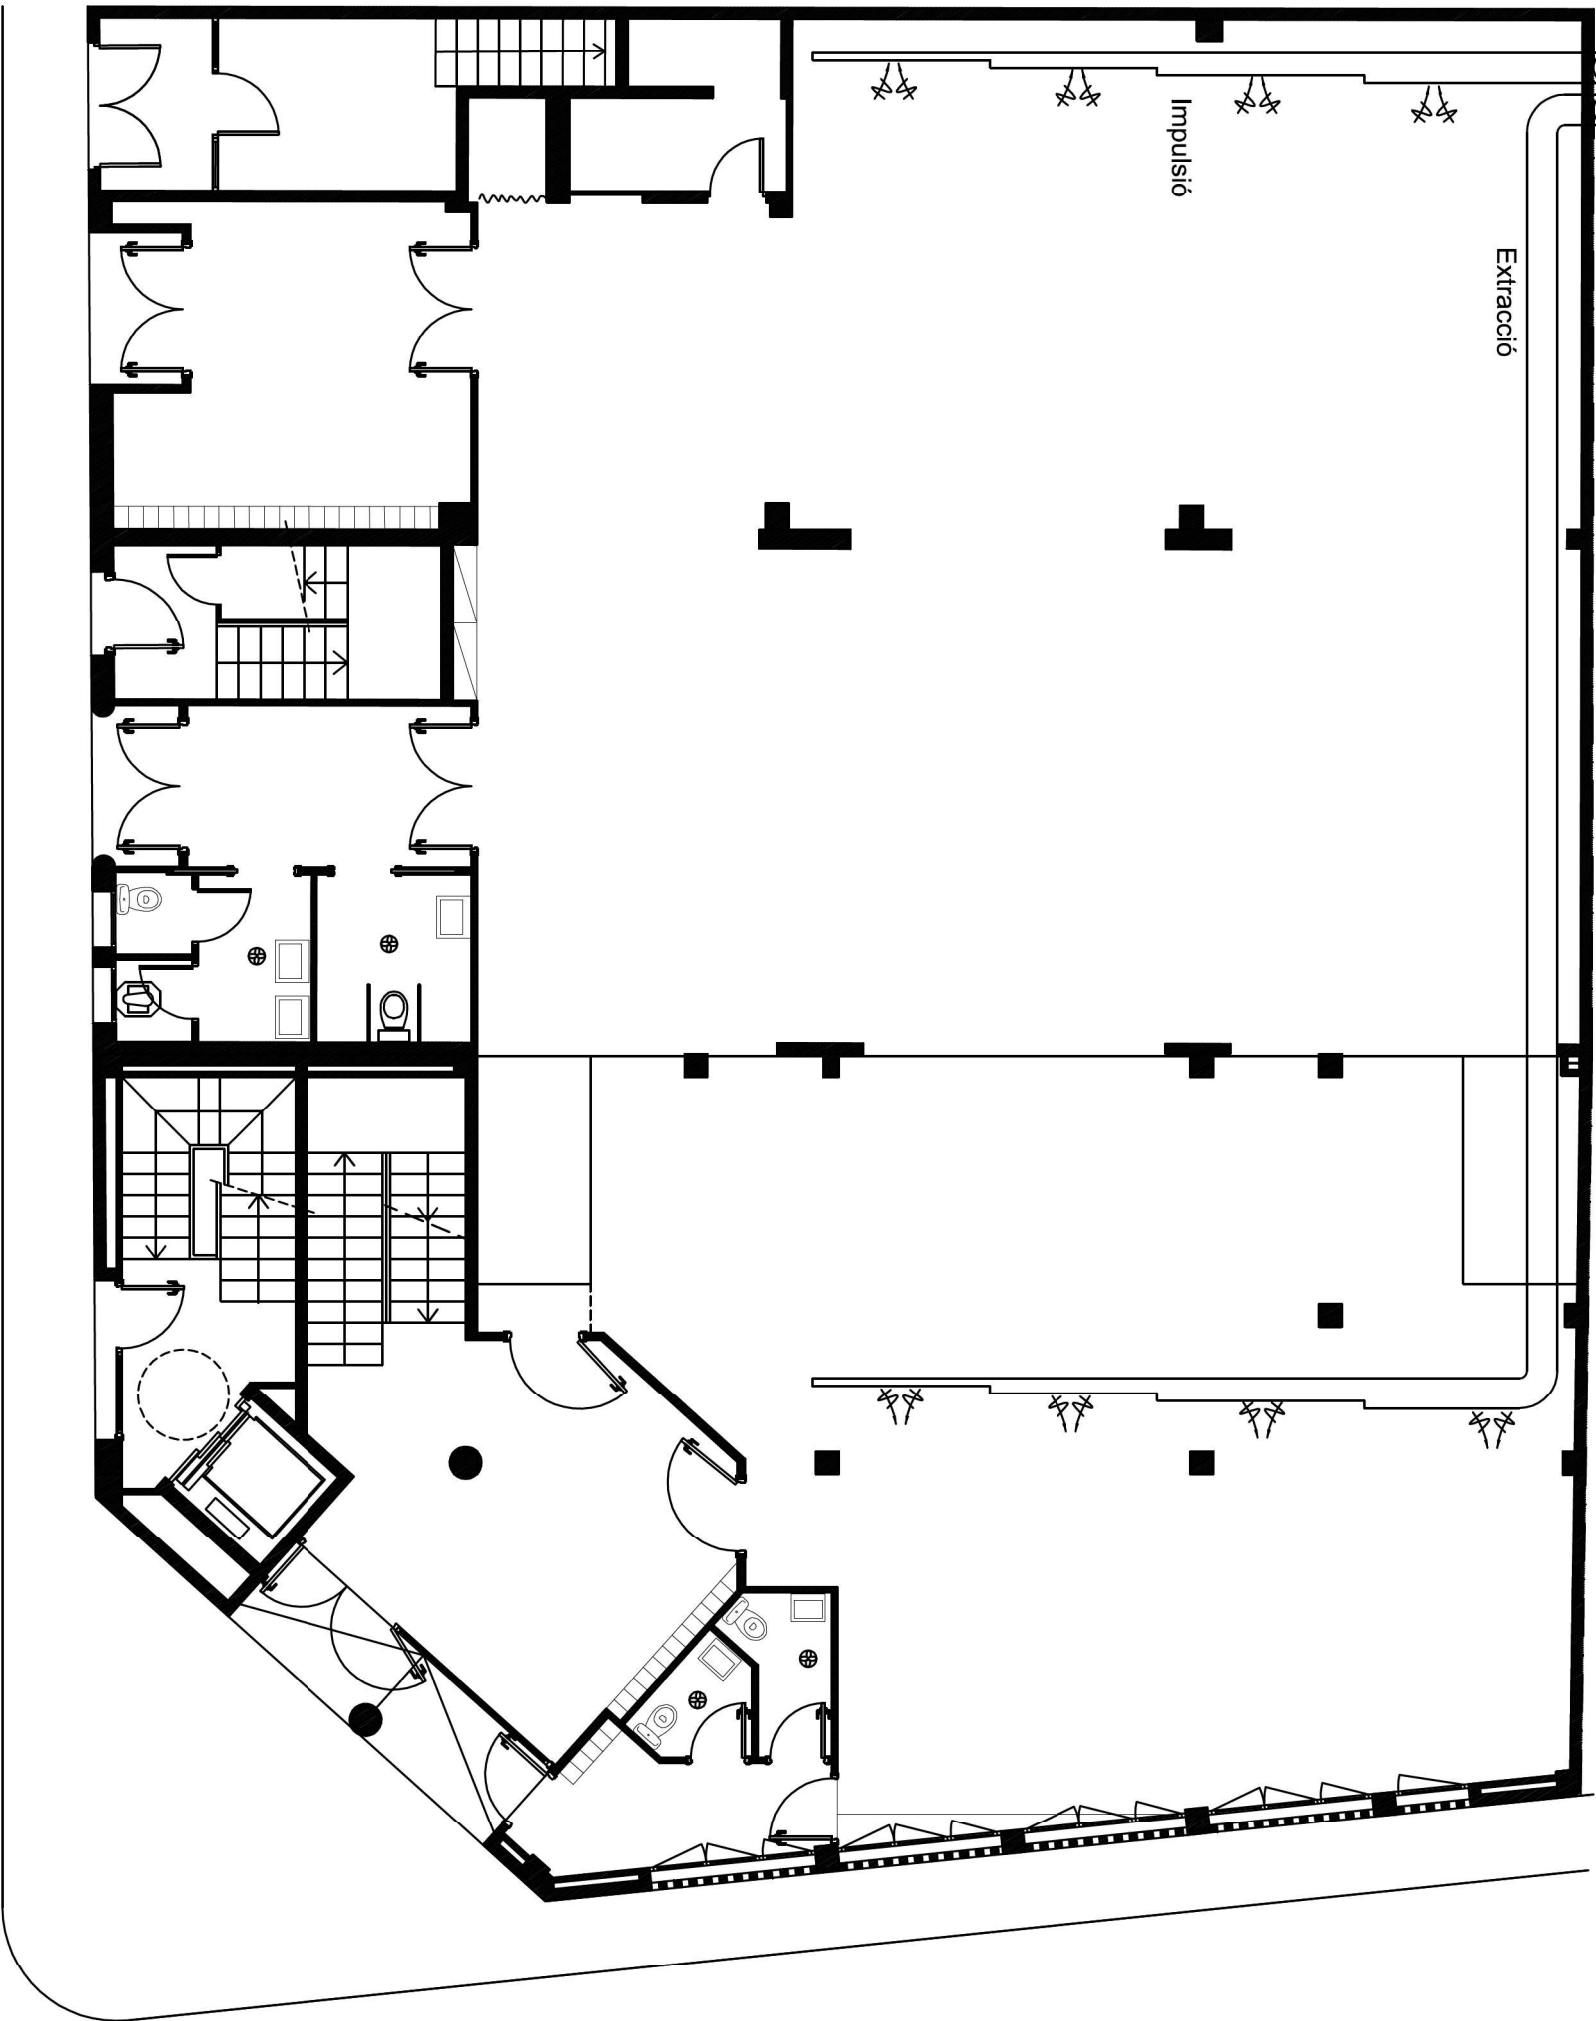

ANNEX A PROJECTE D'ACTIVITAT PER UN CENTRE DE CULTA		Promotor: Comunitat Islàmica de Roses	Autor: Josep M. Canet Enginyer Tècnic Industrial Col·legiat núm. 12159	PLANTA BAIXA RENOVACIÓ D'AIRE	
Situació: C/ Poeta Eduard Marquina 2 A 17480 Roses			JOSEP MARIA CANET BROSSA - DNI 40299267R	Firmado digitalmente por JOSEP MARIA CANET BROSSA - DNI 40299267R Fecha: 2025.03.14 16:33:58 +01'00'	
				Dibuixat: JMC	
				Data: 09.03.2025	
				Escala: 1/100	
				Plànol núm. 9	

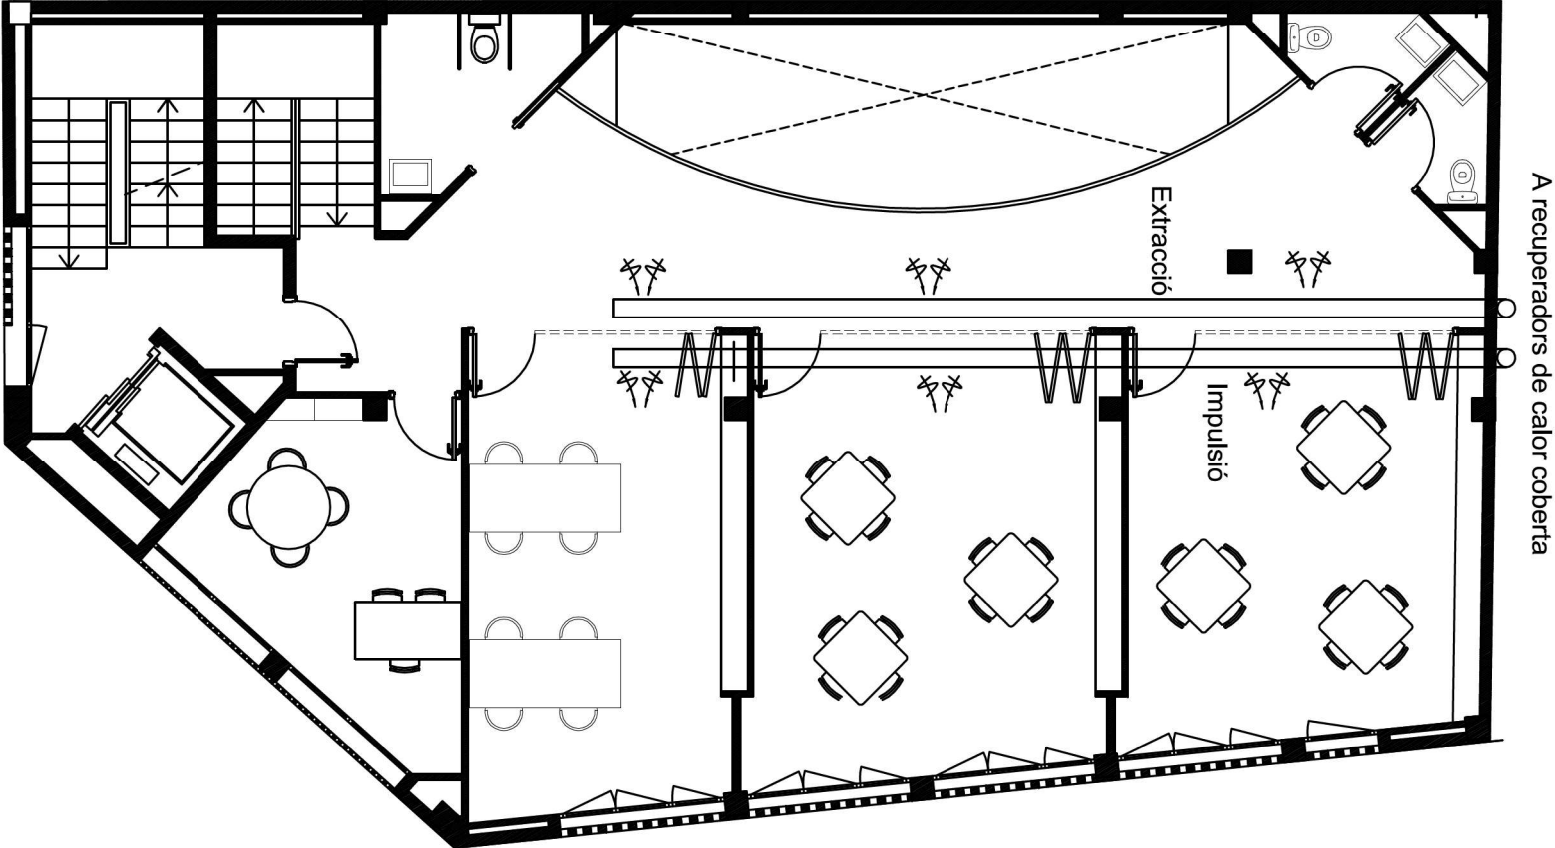

ANNEX A PROJECTE D'ACTIVITAT PER UN CENTRE DE CULTA		Promotor: Comunitat Islàmica de Roses	Autor: Josep M. Canet Enginyer Tècnic Industrial Col·legiat núm. 12159	PLANTA PRIMERA RENOVACIÓ D'AIRES	Dibuixat: JMC
Situació: C/ Poeta Eduard Marquina 2 A 17480 Roses			Josep Maria Canet Brosa Firmado digitalmente por JOSEF MARIA CANET BROSOSA - DNI 40299267R Fecha: 2025.03.14 1634i14+01'00"		Data: 09.03.2025
					Escala: 1/100
					Plànol núm. 10