

RVD



PROJECTE D'ACTIVITAT PER UN
CENTRE DE CULTA

Promotor:	Comunitat Islàmica de Roses
Situació:	C/ Poeta Eduard Marquina 2 A 17480 Roses


Autor: Josep M. Canet
Enginyer Tècnic Industrial
Col·legiat núm. 12159

**JOSEP MARIA
CANET BROSSA**
DNI 40299267R

Firmado digitalmente por
JOSEP MARIA CANET
-BROSSA, DNI 40299267R
Fecha: 2023.03.16 18:02:05
+01'00'

SITUACIÓ


Dibuixat: JMC
Data: 09.12.2
Escala: 1/100
Plànol núm. 1

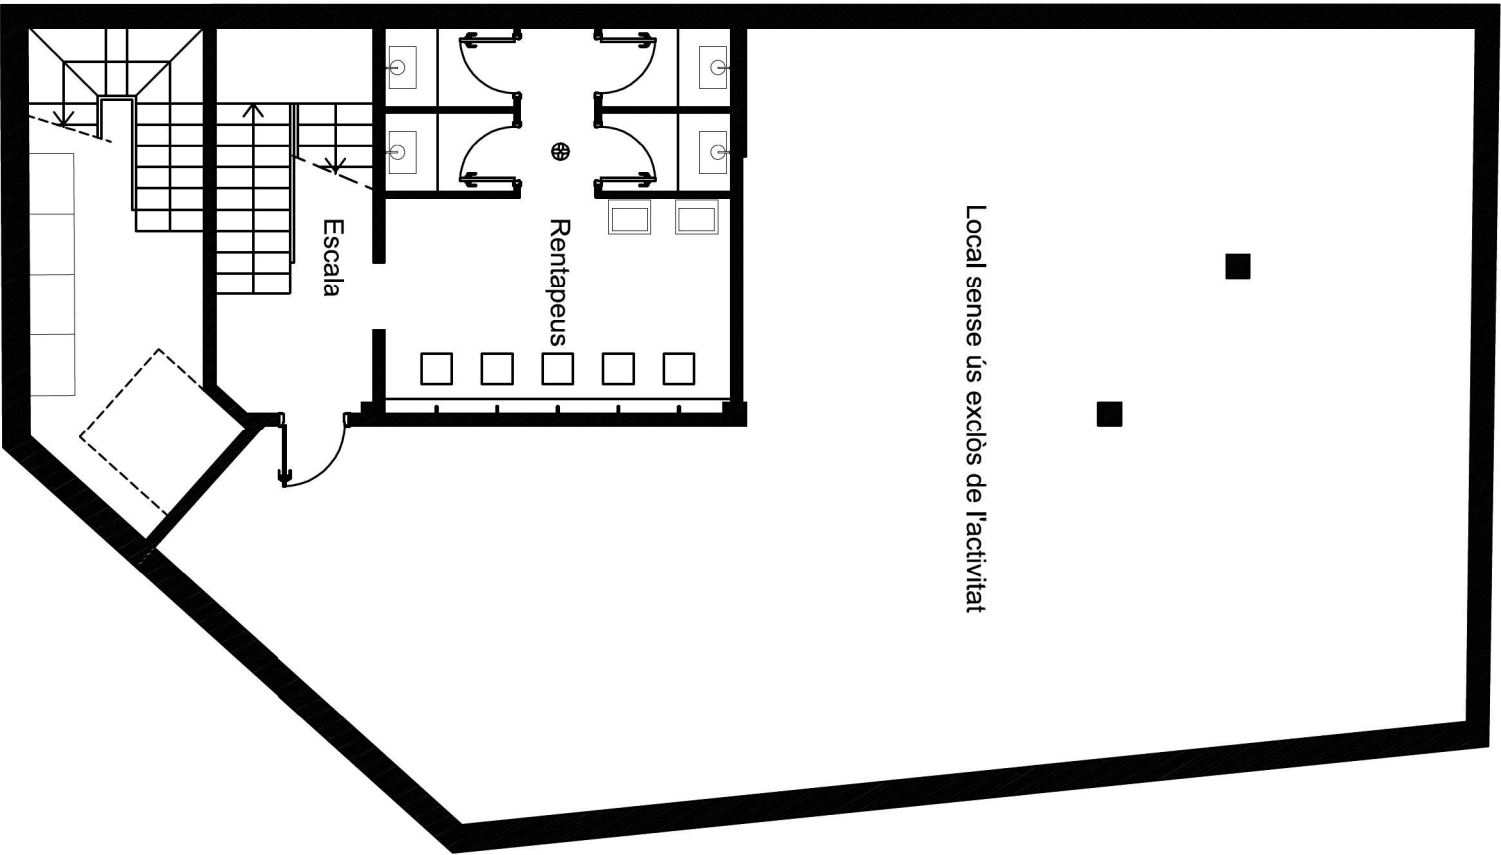


QUADRE DE SUPERFÍCIES	
LOCAL	m²
Rentapeus i dutxa	22,50
Escala	10,60
TOTAL	33,10

PROJECTE D'ACTIVITAT PER UN CENTRE DE CULTA		Promotor: Comunitat Islàmica de Roses	Autor: Josep M. Canet Enginyer Tècnic Industrial Col·legiat núm. 12159	PLANTA SOTERRANI DISTRIBUCIO	Dibuixat: JMC
		Situació: C/ Poeta Eduard Marquina 2 A 17480 Roses	JOSEP MARIA CANET BROSSA - DNI 40299267R		Data: 09.12.2022
			Firmado digitalmente por JOSEP MARIA CANET Fecha: 2023.03.16 180226 +01'00'		Escala: 1/100
					Plànol núm. 2


QUADRE DE SUPERFÍCIES	
LOCAL	m²
Sala de culte	309,87
Vestíbul 1	16,55
Vestíbul 2	8,05
Vestíbul 3	29,09
Vestíbul 4	5,40
Lavabo 1	2,40
Lavabo 2	4,50
Lavabo adaptat	1,91
Armari material i neteja	3,75
Escala	7,36
TOTAL	388,88

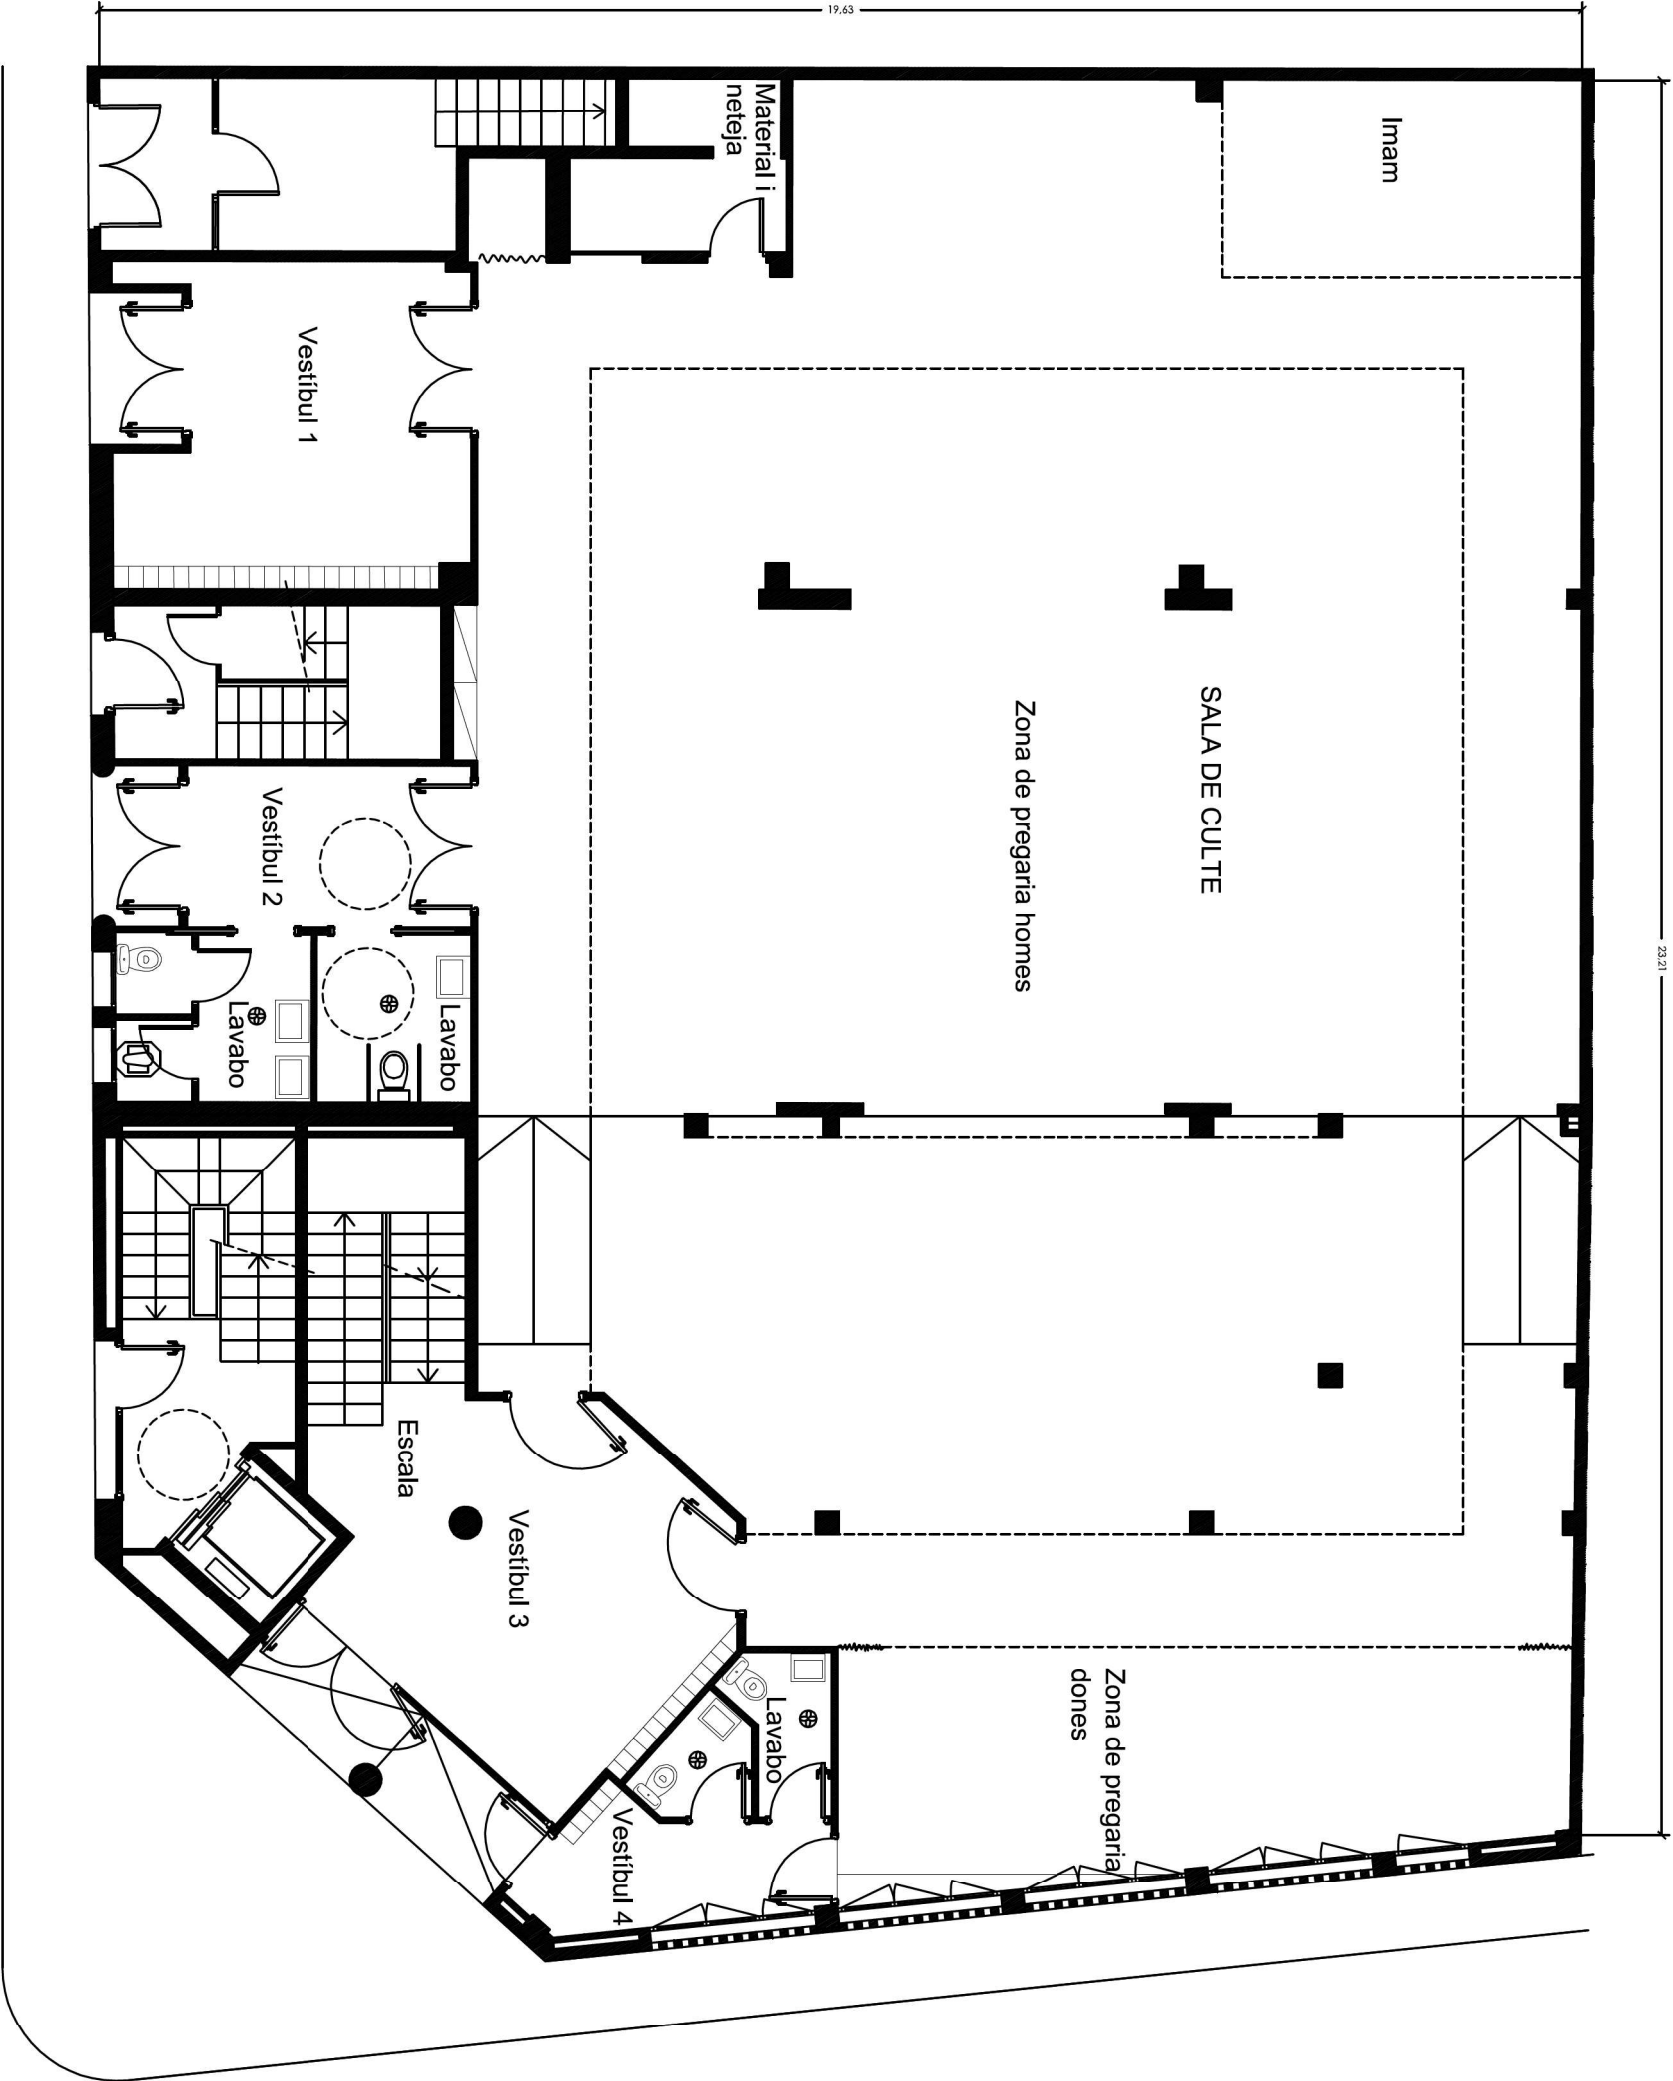

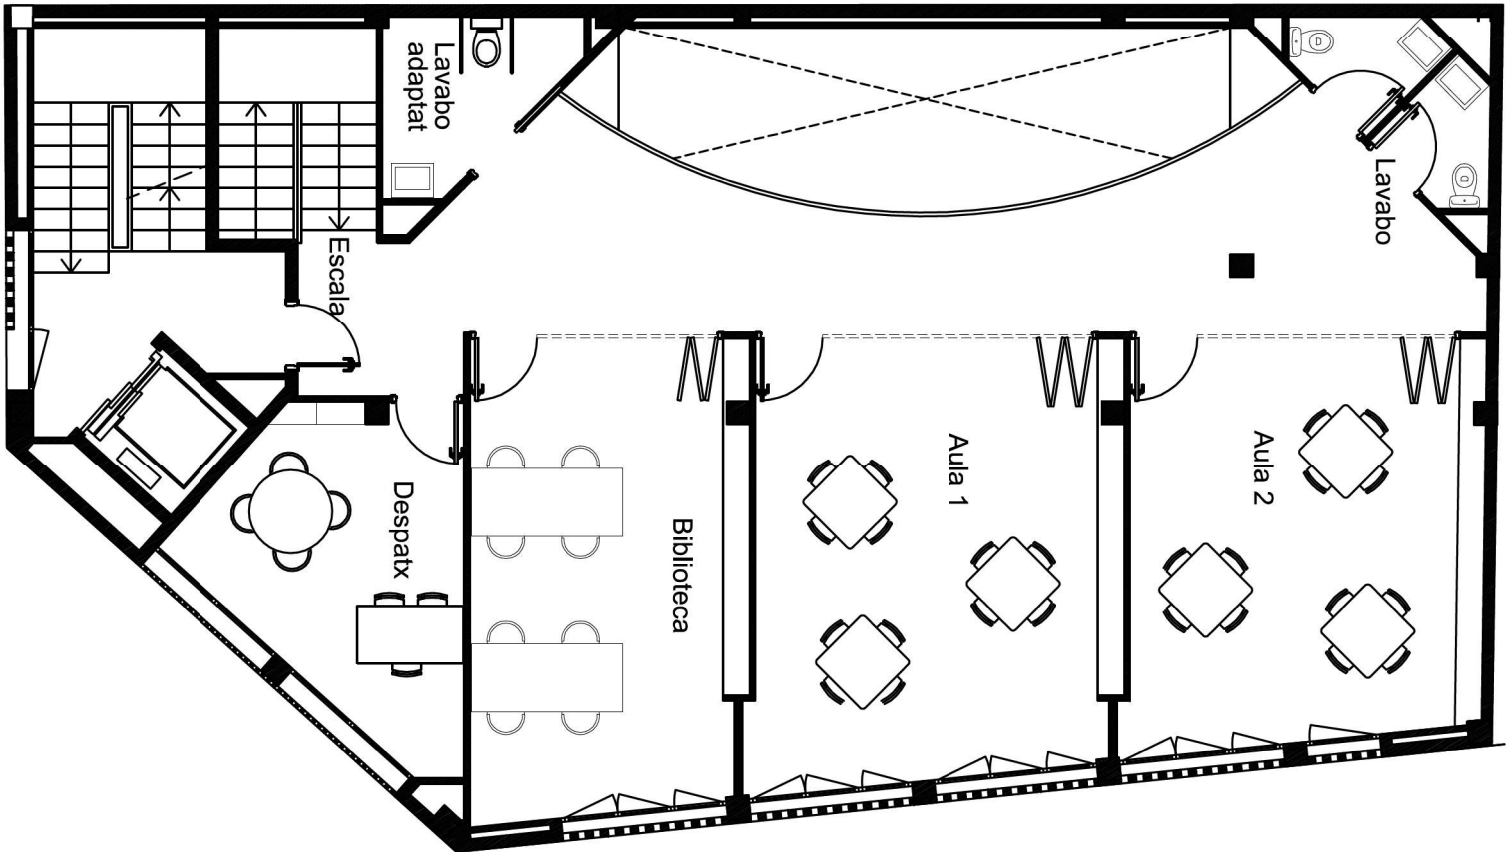

QUADRE DE SUPERFÍCIES	
LOCAL	m²
Biblioteca	22,85
Despatx	13,28
Aula 1	28,47
Aula 2	25,05
Passadís	31,43
Lavabo	4,44
Lavabo adaptat	4,70
Escala	8,07
TOTAL	138,29


PROJECTE D'ACTIVITAT PER UN CENTRE DE CULTE		Promotor: Comunitat Islàmica de Roses Situació: C/ Poeta Eduard Marquina 2 A 17480 Roses	Autor: Josep M. Canet Enginyer Tècnic Industrial Col·legiat núm. 12159 JOSEP MARIA CANET BROSSA Firmado digitalmente por JOSEP MARIA CANET BROSSA - DNI 40299267R Fecha: 2023.03.16 18:02:58 +01'00'	PLANTA PRIMERA DISTRIBUCIO	Dibuixat: JMC Data: 09.12.2022 Escala: 1/100 Plànol núm. 4
--	--	--	--	---	--

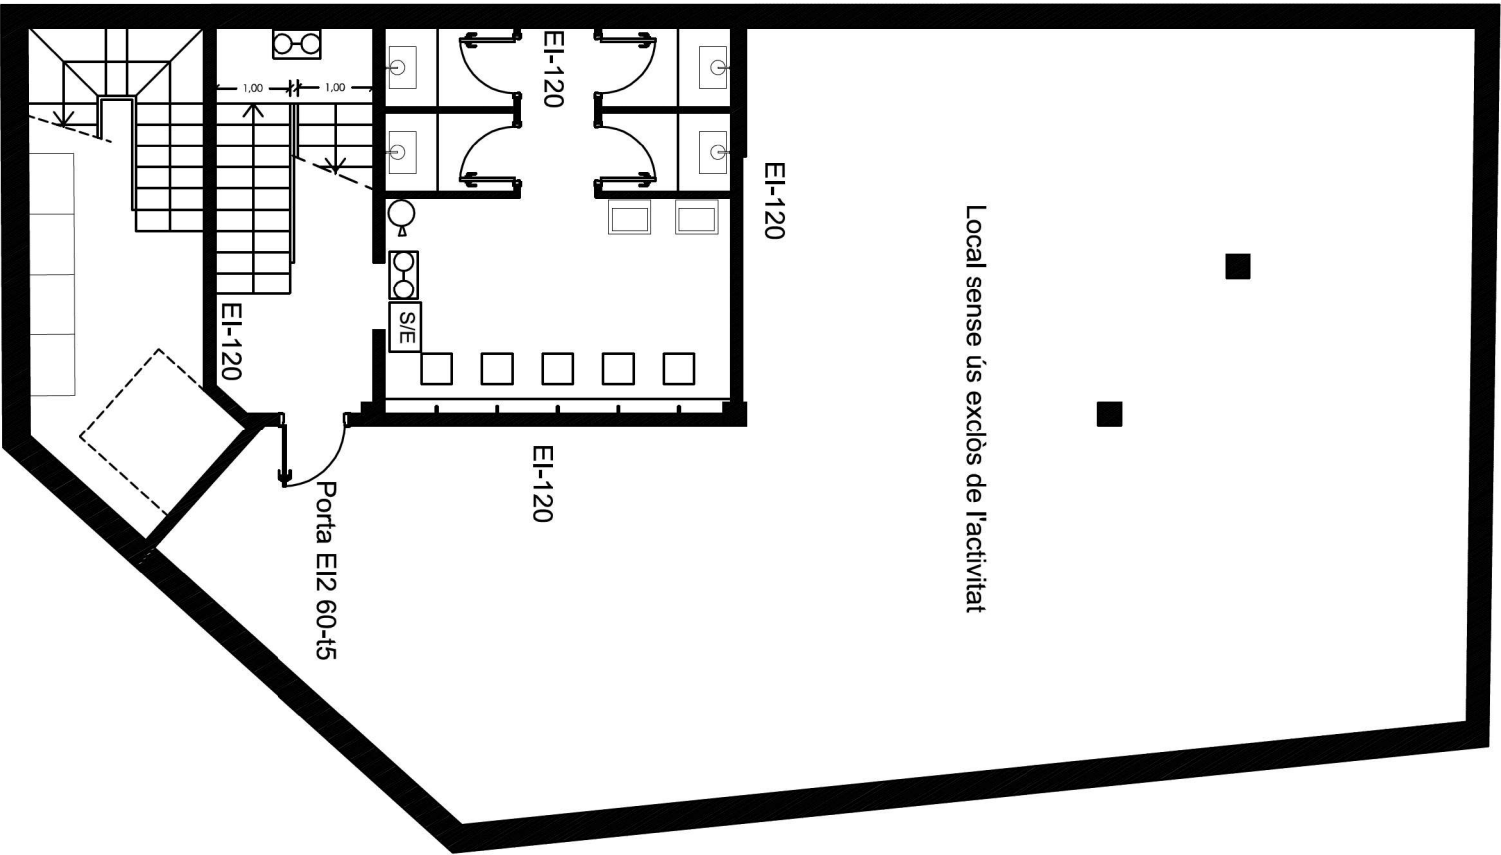

	Boca d'incendis equipada
	Extintor
	Llum d'emergència
	Ventilació forçada
	Sortida d'emergència
	Sense sortida


PROJECTE D'ACTIVITAT PER UN CENTRE DE CULTE		Promotor: Comunitat Islàmica de Roses		Autor: Josep M. Canet Enginyer Tècnic Industrial Col·legiat núm. 12159		PLANTA SOTERRANI CONTRA INCENDIS		Dibuixat: JMC	
Situació: C/ Poeta Eduard Marquina 2 A 17480 Roses						JOSEP MARIA CANET BROSSA Firmado digitalmente por JOSEP MARIA CANET - BROSSA - DNI 40299267R Fecha: 2023.03.16 18:03:13 +01'00'		Data: 09.12.2022	
								Escala: 1/100	
								Plànol núm. 5	

	Boca d'incendis equipada
	Extintor
	Llum d'emergència
	Ventilació forçada
	Sortida d'emergència
	Sense sortida




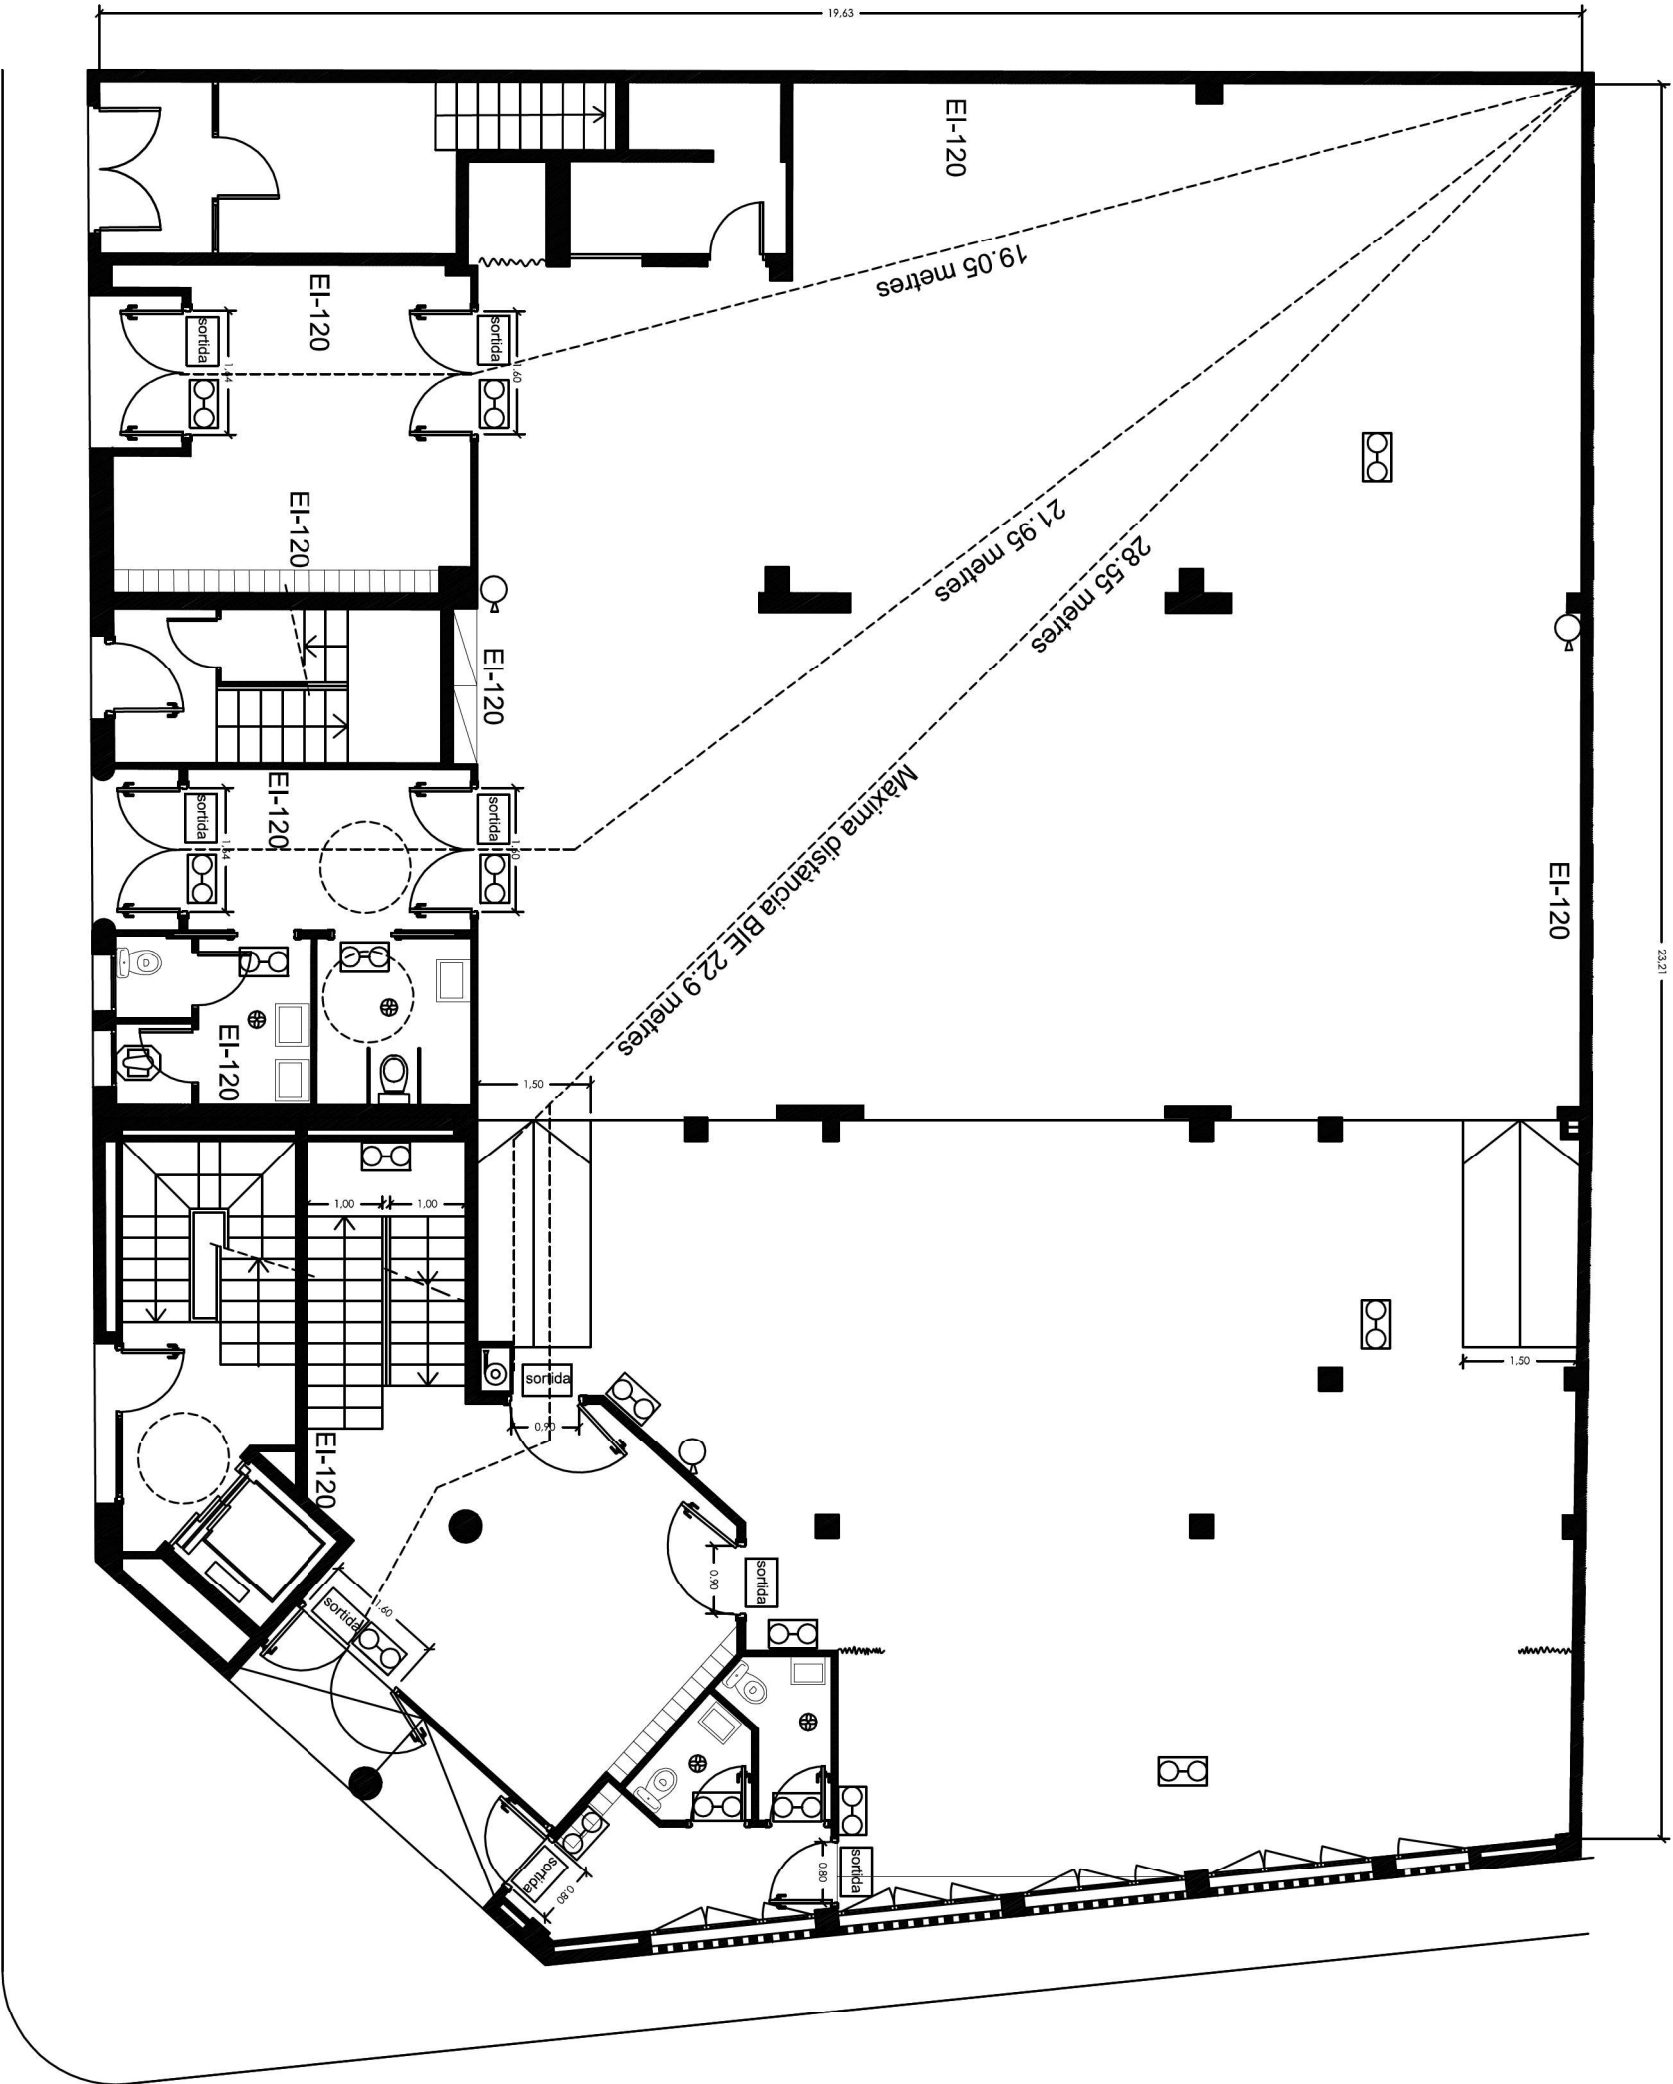


PROJECTE D'ACTIVITAT PER UN CENTRE DE CULTE		Promotor: Comunitat Islàmica de Roses		Autor: Josep M. Canet Enginyer Tècnic Industrial Col·legiat núm. 12159		PLANTA BAIXA CONTRA INCENDIS	
Situació: C/ Poeta Eduard Marquina 2 A 17480 Roses		Josep MARIA CANET BROSA - DNI 40299267R Firmado digitalmente por JOSEP MARIA CANET BROSA - DNI 40299267R Fecha: 2023.03.16 18:03:40 +01'00'		Dibuixat: JMC		Data: 09.12.2022	
				Escala: 1/100		Plànol núm. 6	

	Boca d'incendis equipada
	Extintor
	Llum d'emergència
	Ventilació forçada
	Sortida d'emergència
	Sense sortida
	Sense sortida

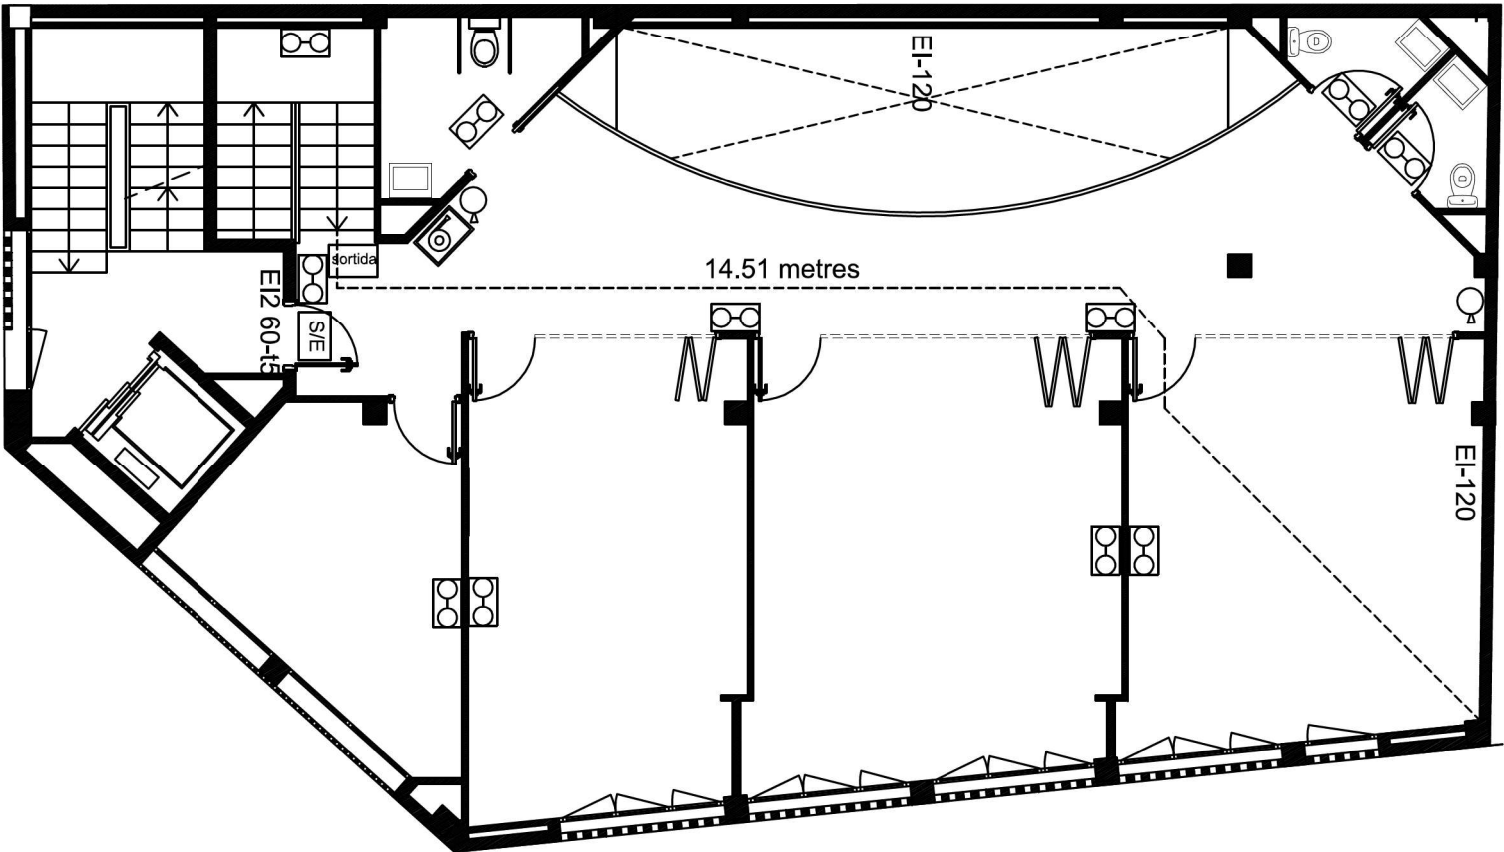

PROJECTE D'ACTIVITAT PER UN CENTRE DE CULTE		Promotor: Comunitat Islàmica de Roses		Autor: Josep M. Canet Enginyer Tècnic Industrial Col·legiat núm. 12159		PLANTA PRIMERA CONTRA INCENDIS	
Situació: C/ Poeta Eduard Marquina 2 A 17480 Roses		JOSEP MARIA CANET BROSSA - DNI 40299267R		Firmado digitalmente por JOSEP MARIA CANET BROSSA - DNI 40299267R Fecha: 2023.03.16 180357 +01'00'		Dibuixat: JMC	
				Data: 09.12.2022		Escala: 1/100	
				Plànol núm. 7			

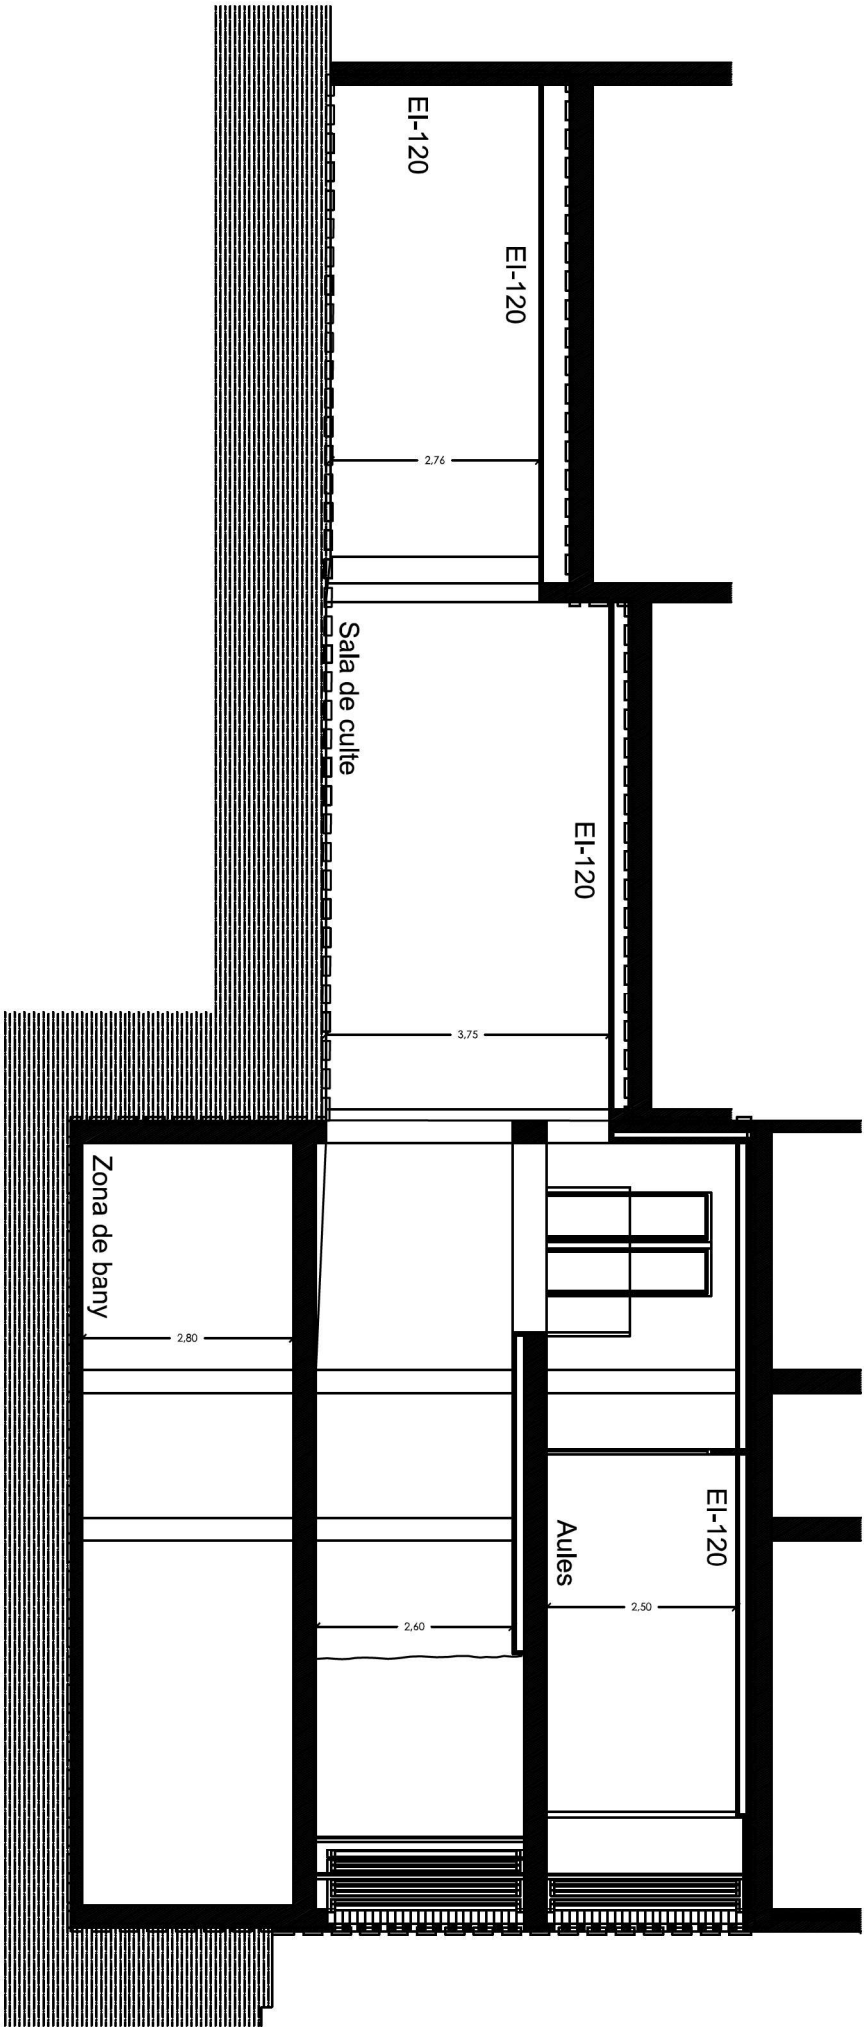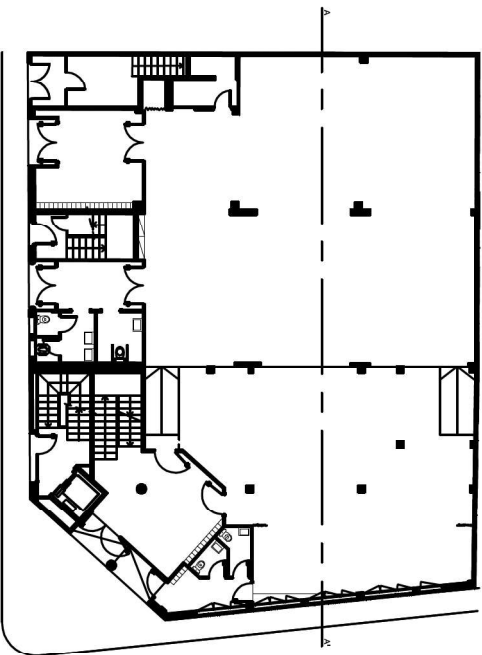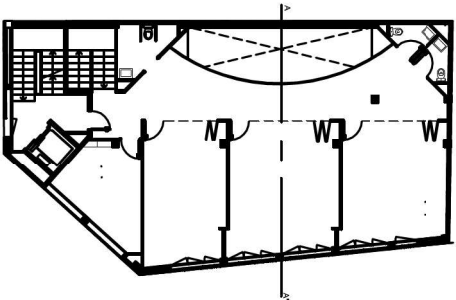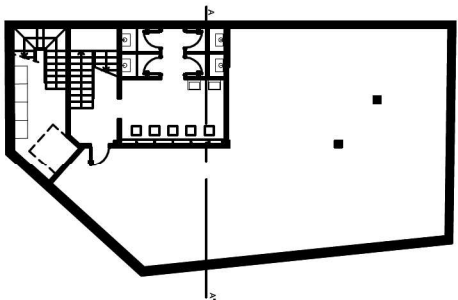

PROJECTE D'ACTIVITAT PER UN CENTRE DE CULTE		Promotor: Comunitat Islàmica de Roses		Autor: Josep M. Canet Enginyer Tècnic Industrial Col·legiat núm. 12159		SECCIÓ	
Situació: C/ Poeta Eduard Marquina 2 A 17480 Roses		JOSEP MARIA CANET BROSSA - DNI 40299267R		Firmado digitalmente por JOSEP MARIA CANET BROSSA - DNI 40299267R Fecha: 2023.03.16 18:04:24 +01'00'		Dibuixat: JMC	
				Data: 09.12.2022		Escala: 1/100	
				Plànol núm. 8			